



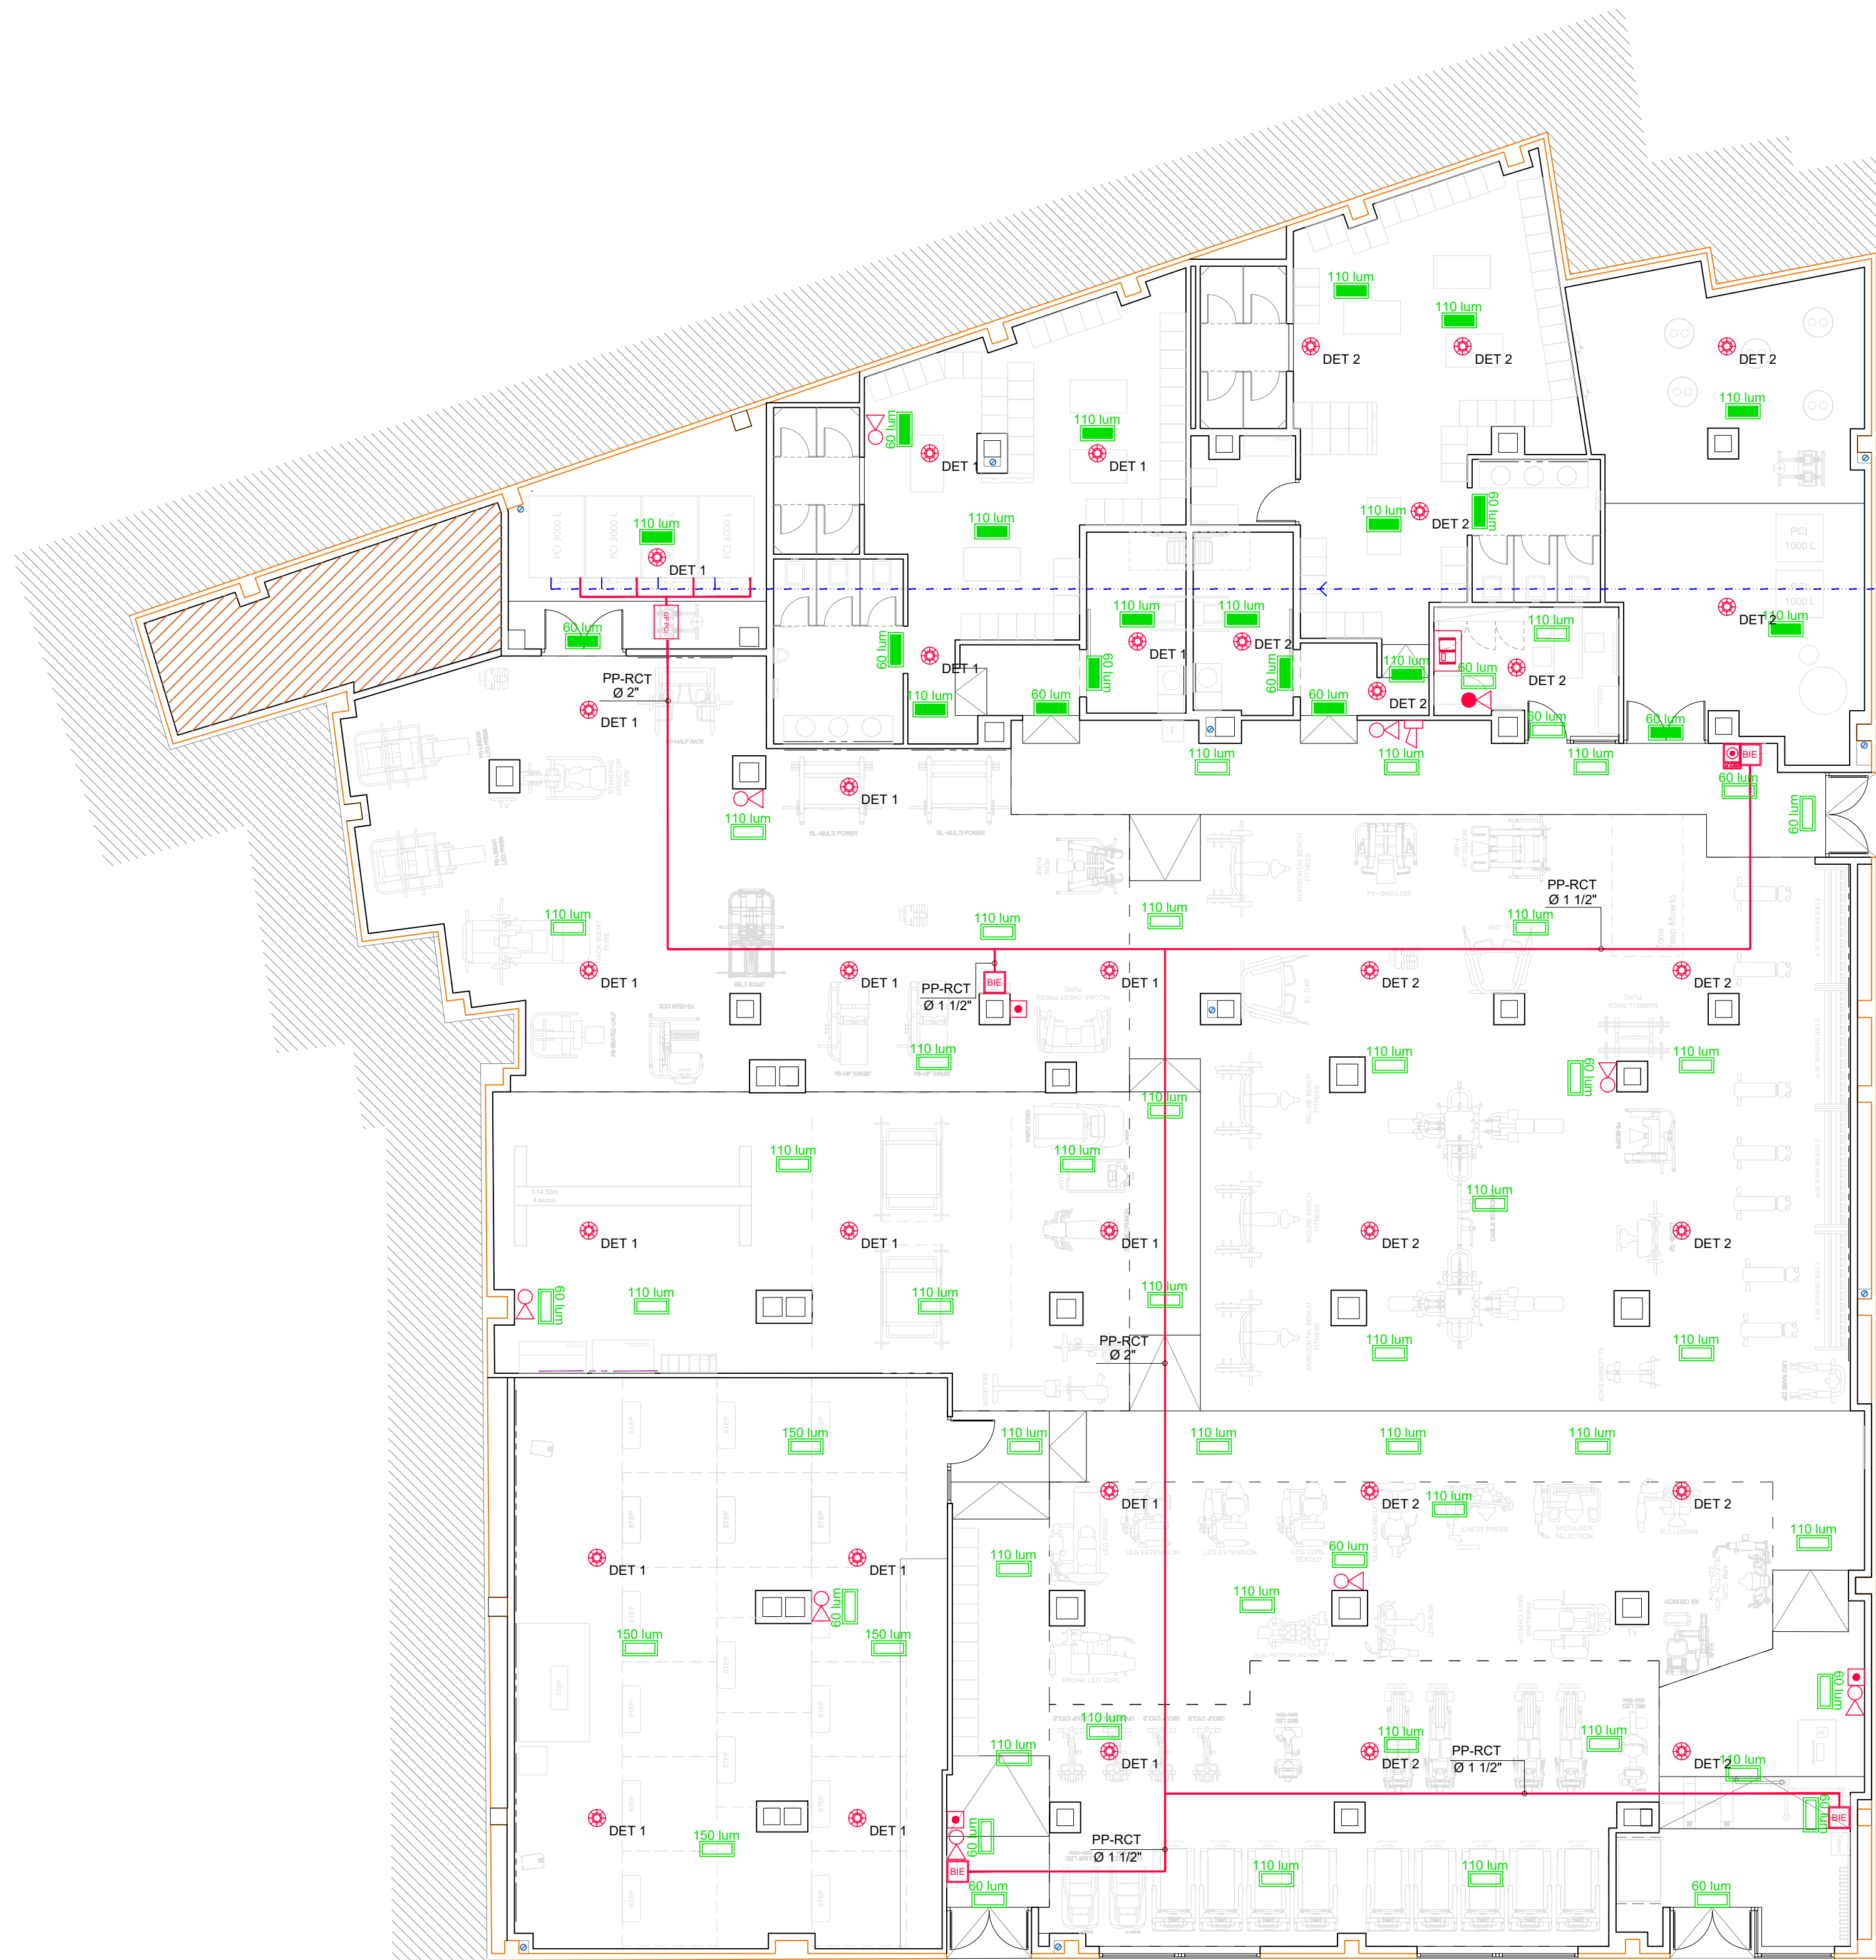


LEYENDA	
CONTRAINDICIONES	
PROTECCION ACTIVA	
	CENTRAL DE DETECCIÓN DE INCENDIOS CONVENCIONAL DE 12 ZONAS
	EXTINTOR PORTÁTIL DE INCENDIOS POLVO POLIVALENTE BKG EFICACIA 21A-113B-C
	EXTINTOR PORTÁTIL DE INCENDIOS CO2 BKG EFICACIA 21B
	PULSADOR DE ALARMA
	DETECTOR DE HUMOS CONVENCIONAL
	BOCA DE INCENDIO EQUIPADA 25mm
	SIRENA INTERIOR 100dB
	TUBERÍA POLIPROPILENO COPOLIMERO RANDOM DIAM (")=SEGÚN PLANO
	TUBERÍA DE POLIPROPILENO DIAM (")=SEGÚN PLANO
	TUBERÍA DE ACERO DIAM 1" PARA ROCIADORES
	LUMINARIA DE EMERGENCIA
	LUMINARIA DE EMERGENCIA ESTANCA
	GRUPO PRESIÓN PCI AFU12 3M 32-2004 0-EJ
	PULSADOR SETA DE EMERGENCIA
	ROCIADOR EN TECHO: INSTALACIÓN AUTOMÁTICA DE EXTINCIÓN ELECTROMAN PARA RETENCIÓN DE PUERTA
	DETECTOR DE MONÓXIDO DE CARBONO


Detalle esquema central de incendios. Escala 1:50

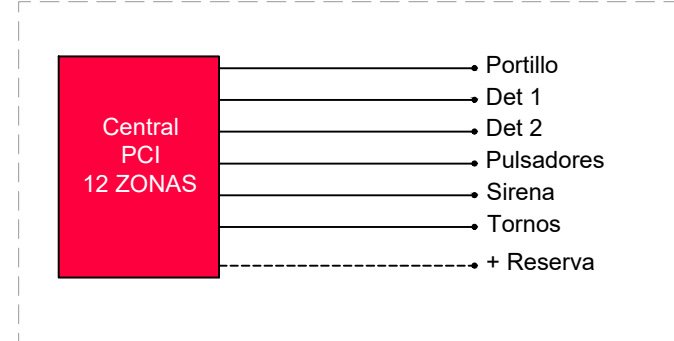


Detalle esquema general colocación PULSADOR-EXTINTOR-BIE. Escala 1:50

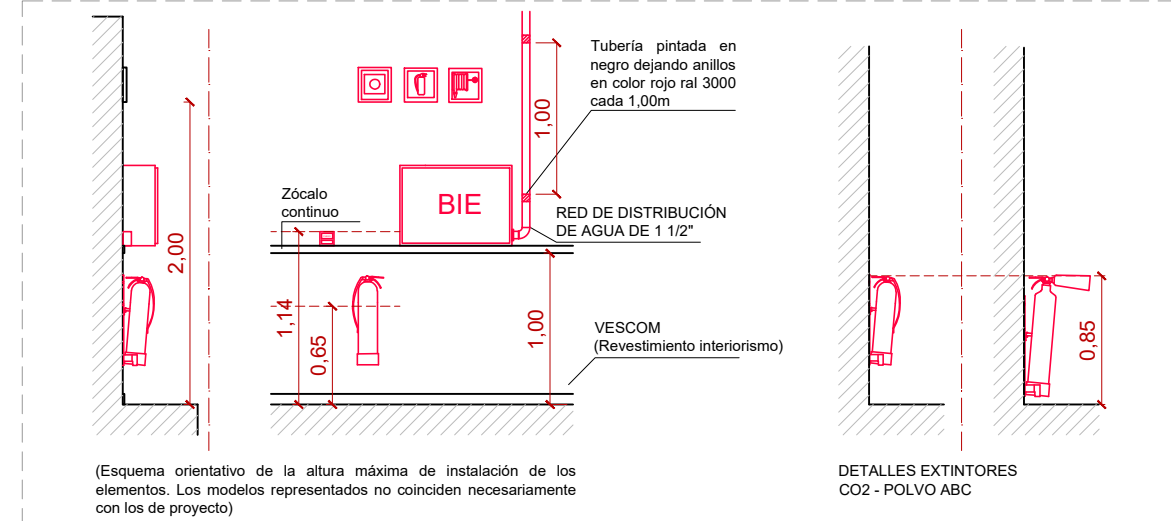


Detalle montaje detector en superficie. Escala 1:50

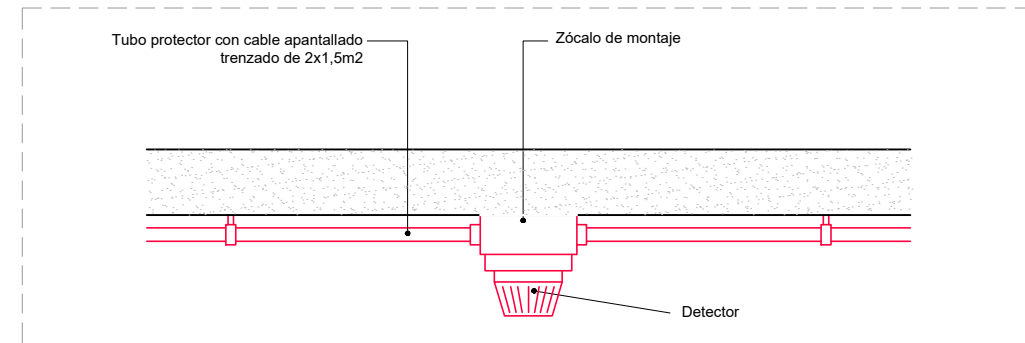


Detalle distribución detectores. Escala 1:50

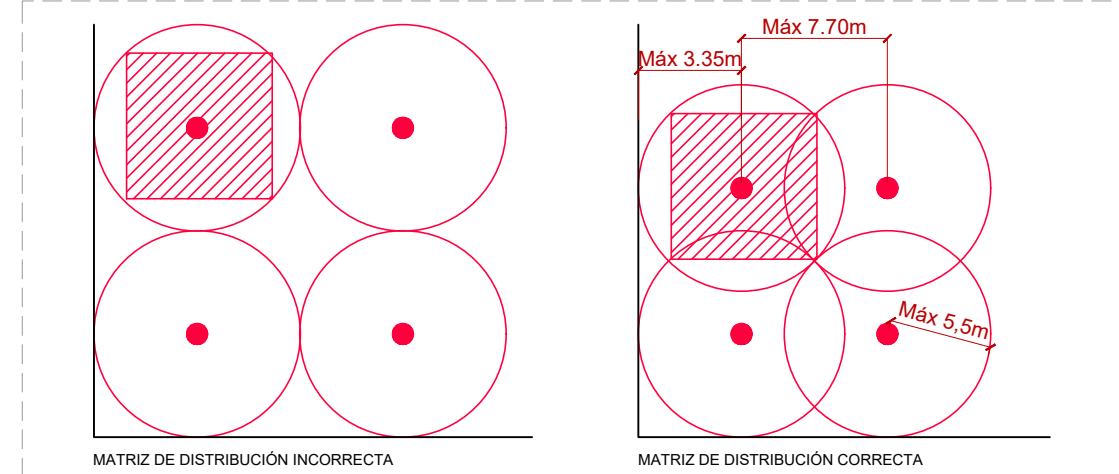

Detalle marcado color tubería BIE. Escala 1:50

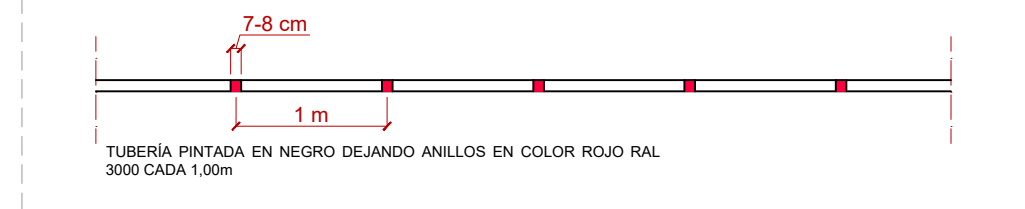

Detalle anclaje canalización

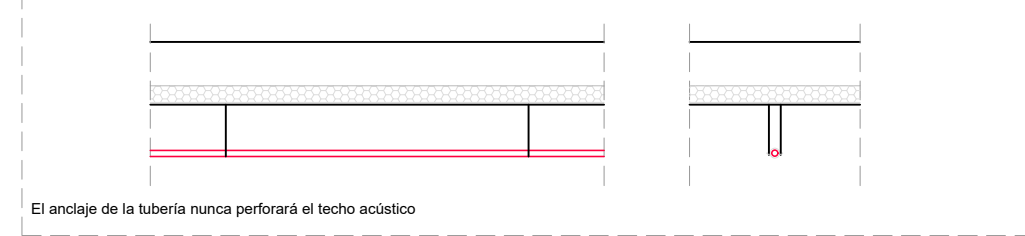

El anclaje de la tubería nunca perforará el techo acústico